

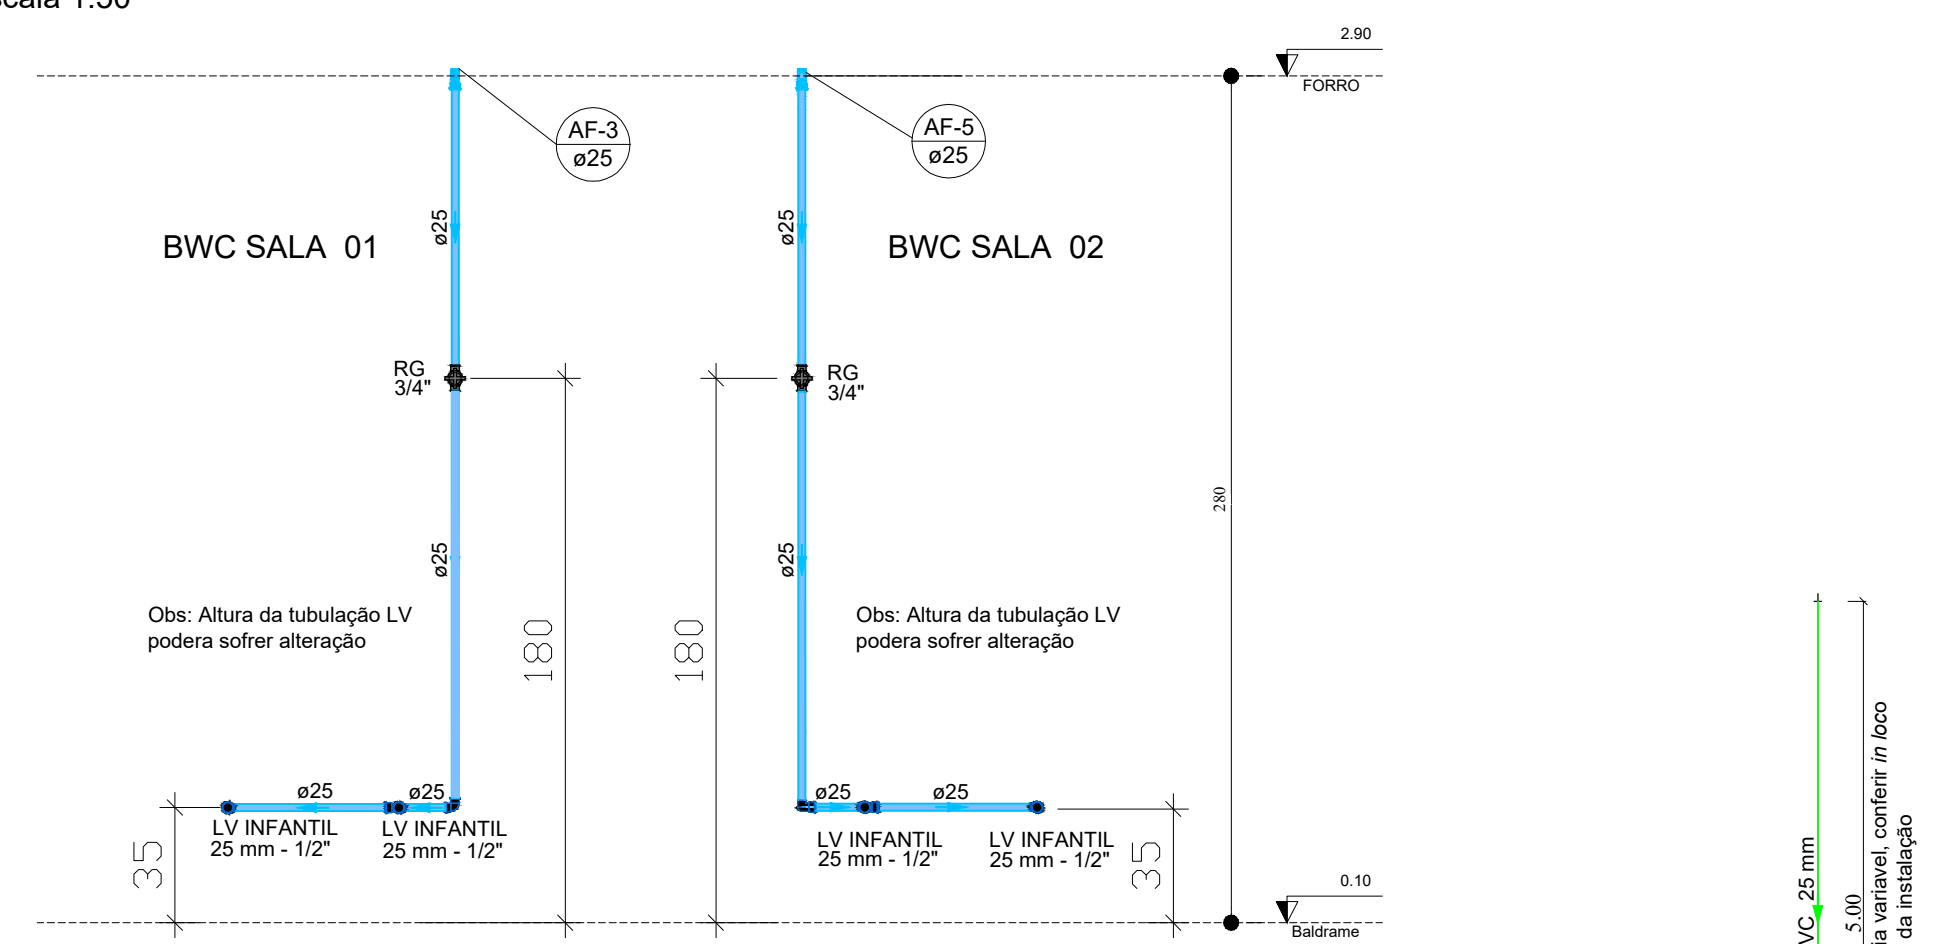



VISTA CHUVEIROVASO SANITÁRIO
Escala 1:50

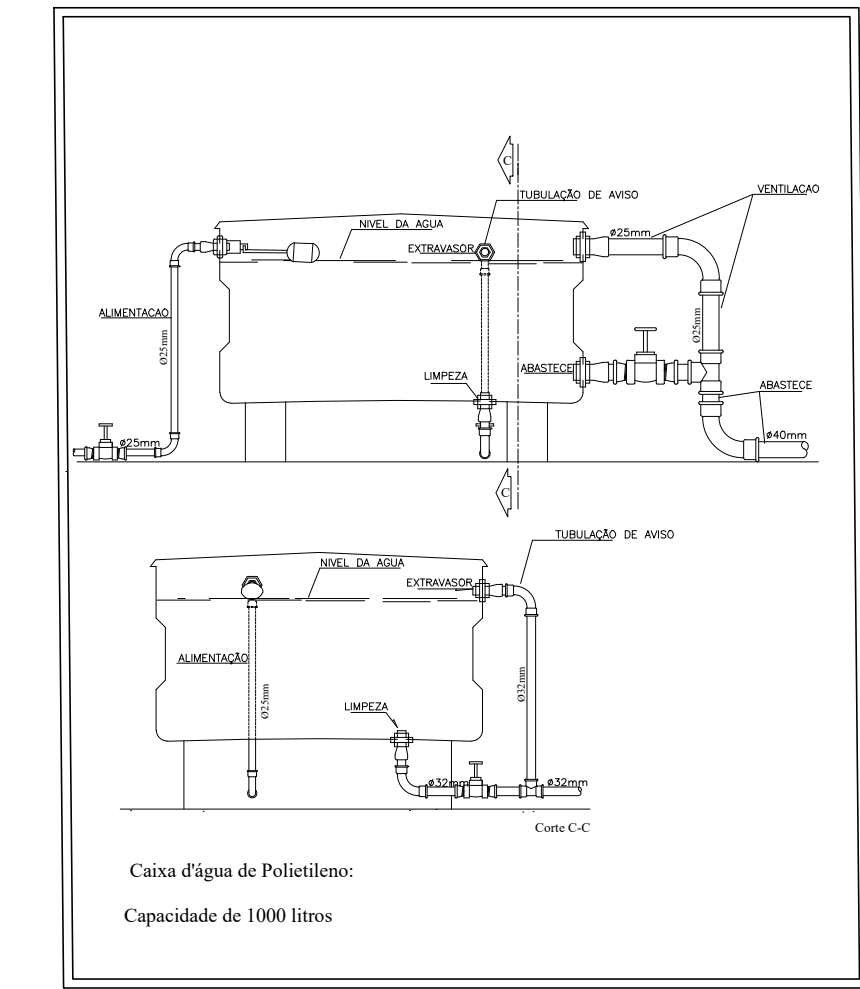

VISTA LAVATÓRIOS
Escala 1:50

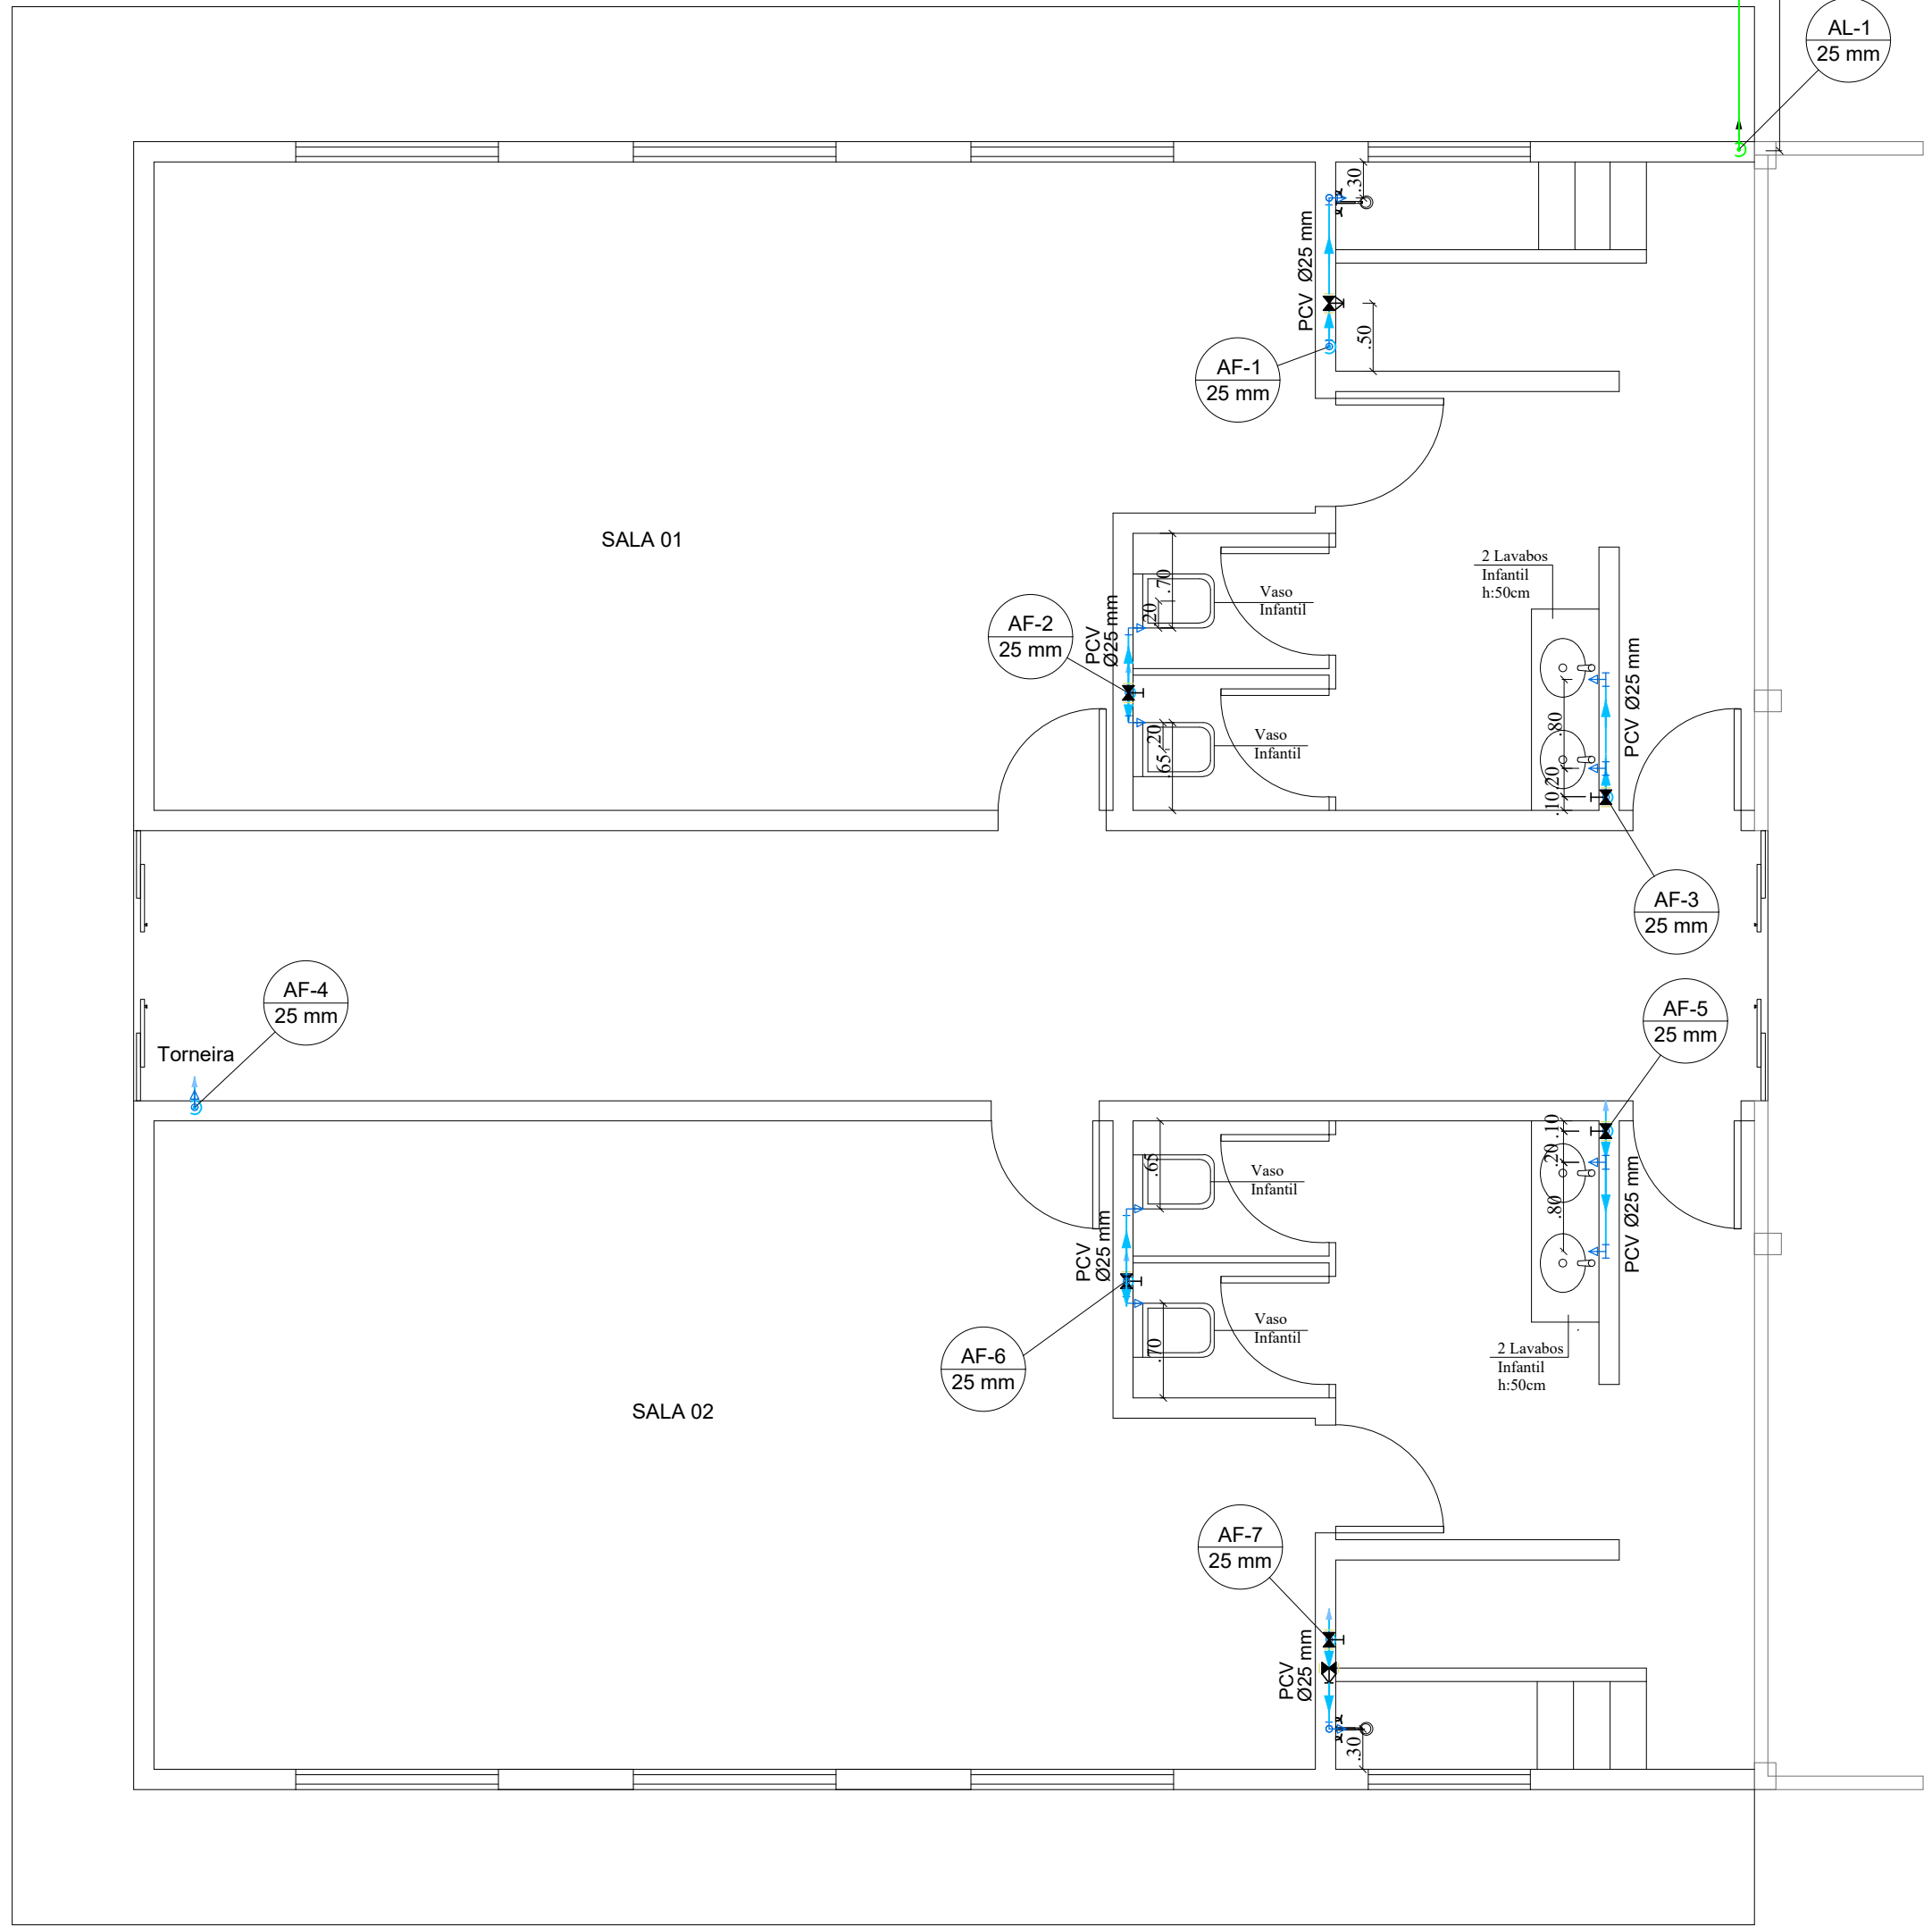

PLANTA BAIXA HIDRÁULICA TÉRREO
Esc.: 1:50

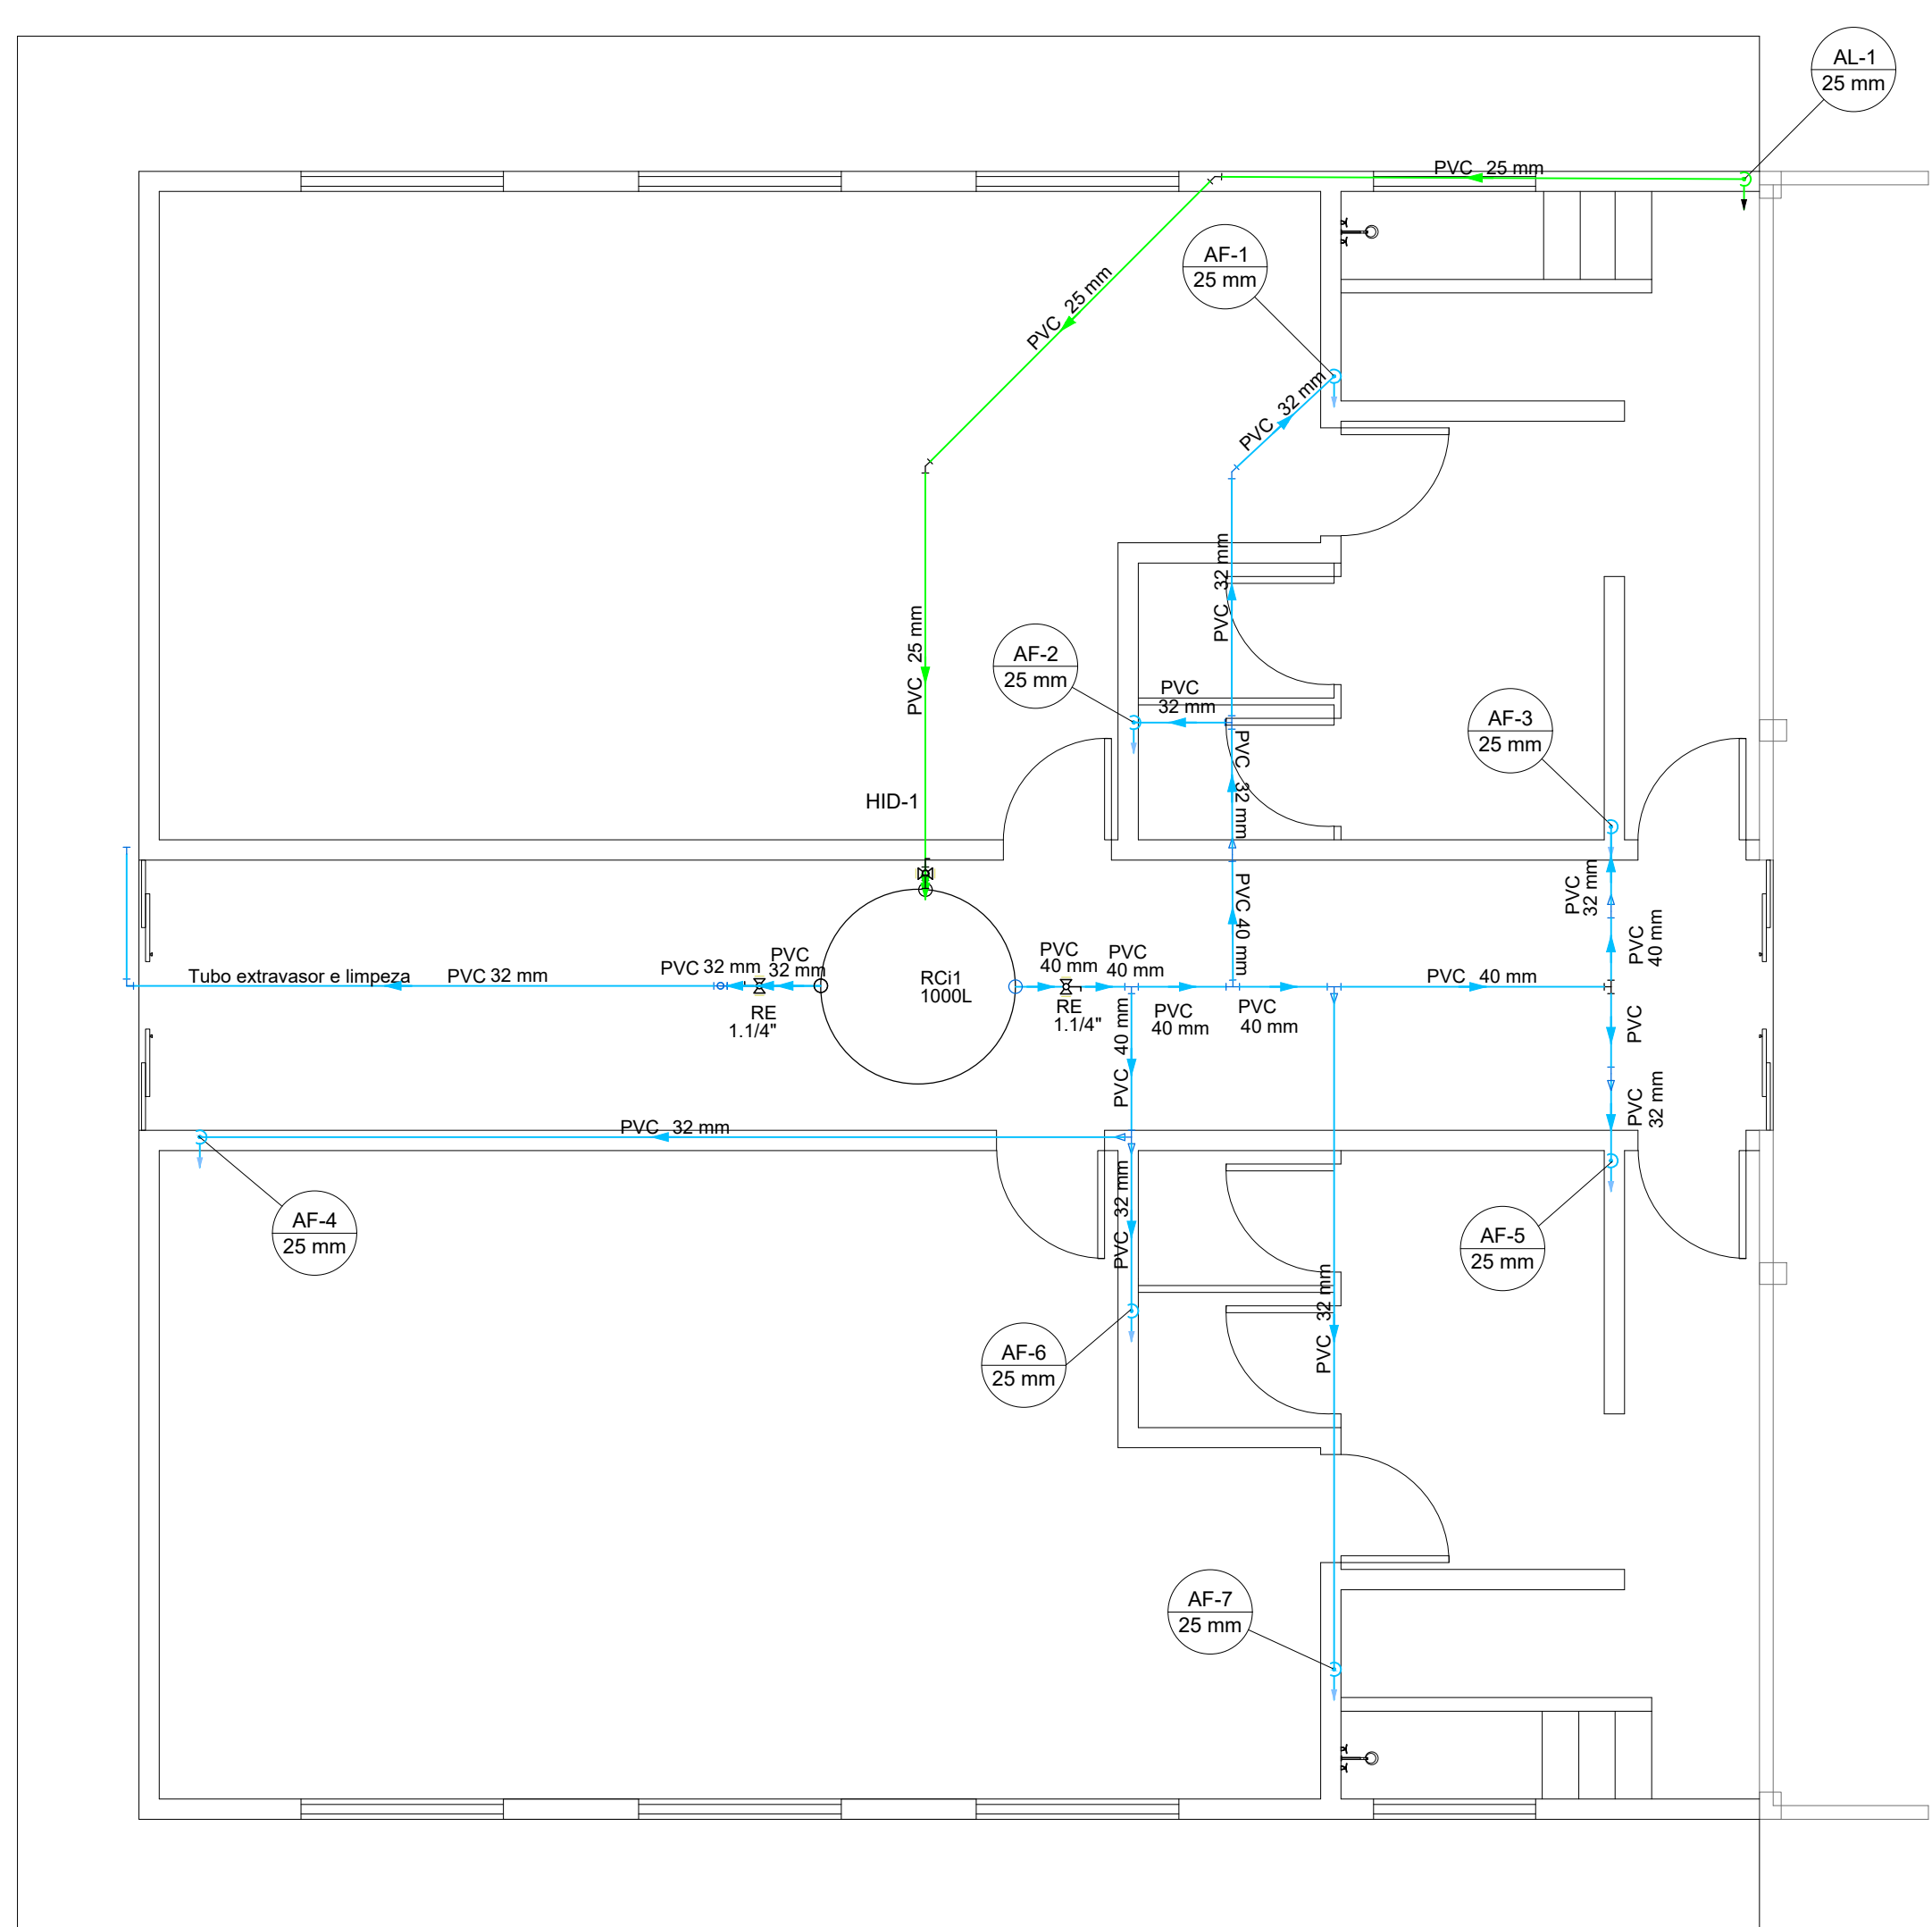

PLANTA BAIXA HIDRÁULICA BARRILETE
Esc.: 1:50

Alimentação	
PVC rígido soldável	
Tubos 25 mm	4.16 m
Água fria	
Aparelho	
Chuveiro 25 mm x 3/4"	2 pç
Torneira de Jardim 25 mm x 3/4"	1 pç
Torneira de lavatório 25 mm - 1/2"	6 pç
Vaso Sanitário c/ cx. acoplada 1/2"	4 pç
Metais	
Registro de gaveta c/ canopla cromada 3/4"	6 pç
Registro de pressão c/ canopla cromada 3/4"	2 pç
PVC Acessórios	
Engate flexível cobre cromado com canopla 1/2 - 30cm	4 pç
Engate flexível plástico 1/2 - 30cm	4 pç
PVC misto soldável	
Joelho de redução soldável c/ rosca 25 mm - 1/2"	4 pç
Luva soldável c/ rosca 25 mm - 3/4"	2 pç
PVC rígido soldável	
Adapt sold. curto c/bolsa-rosca p registro 25 mm - 3/4"	14 pç
Tubos 25 mm	4pç
Tubos 25 mm	23.07 m
Tê 90 soldável 25 mm	2 pç
PVC soldável azul c/ bucha latão	
Joelho 90° soldável com bucha de latão 25 mm - 3/4"	3 pç
Joelho de redução 90° soldável com bucha de latão 25 mm - 1/2"	2 pç
Tê red. 90 sold c/ bucha latão B central 25 mm - 1/2"	2 pç
Metais	
Registro esfera VS compacto soldável PVC 40 mm	2 pç
PVC rígido soldável	
Adapt sold c/ flange fixo p cx. d'água 40 mm - 1.114"	1 pç
Adapt sold. longo c/ flange p/cx. d'água 25 mm - 3/4"	3 pç
Bucha de redução sold. curta 32 mm - 25 mm	2 pç
Joelho 90° soldável 40 mm - 32 mm	5 pç
Joelho de redução 90 soldável 32 mm - 25 mm	2 pç
Luva de redução soldável 40 mm - 32 mm	1 pç
Tubos 25 mm	1.35 m
32 mm	25.83 m
40 mm	7.42 m
Tê 90 soldável 32 mm	2 pç
40 mm	4 pç
Reservatório cilíndrico Polietileno 1000 L	1 pç

Registro de Pressão com PVC soldável	
Metais	
Registro de pressão c/ canopla cromada 3/4"	1pç
PVC misto soldável	
Luva soldável c/ rosca 25 mm - 3/4"	1pç
PVC rígido soldável	
Adapt sold. curto c/bolsa-rosca p registro 25 mm - 3/4"	1pç
Registro de gaveta c/canopla cromada c/PVC soldável	
Metais	
Registro de gaveta c/ canopla cromada 3/4"	1pç
PVC rígido soldável	
Adapt sold. curto c/bolsa-rosca p registro 25 mm - 3/4"	2pç

Água fria	
Água fria	
Alimentação	
Alimentação	

Indianara Follmann
Arquiteta e Urbanista | CAU/SC 149411-2
(49) 991040658
arquitetaindianara@gmail.com

IF
Projetos

Projeto Hidrossanitário	ESCALA INDICADA
DESCRIÇÃO Planta Baixa Hidráulico Térreo/Barrilete	PRANCHA 03/05
RESPONSÁVEL TÉCNICO: INDIANARA FOLLMANN ARQUITETA E URBANISTA CAU/SC A104830-9	ARQUIVO 00000
PROPRIETÁRIOS: PREFEITURA MUNICIPAL DE BANDEIRANTE	DATA 04/11/2021
	ÁREA 146,40m ²