


RUA QUERINO SCARAVONATTI

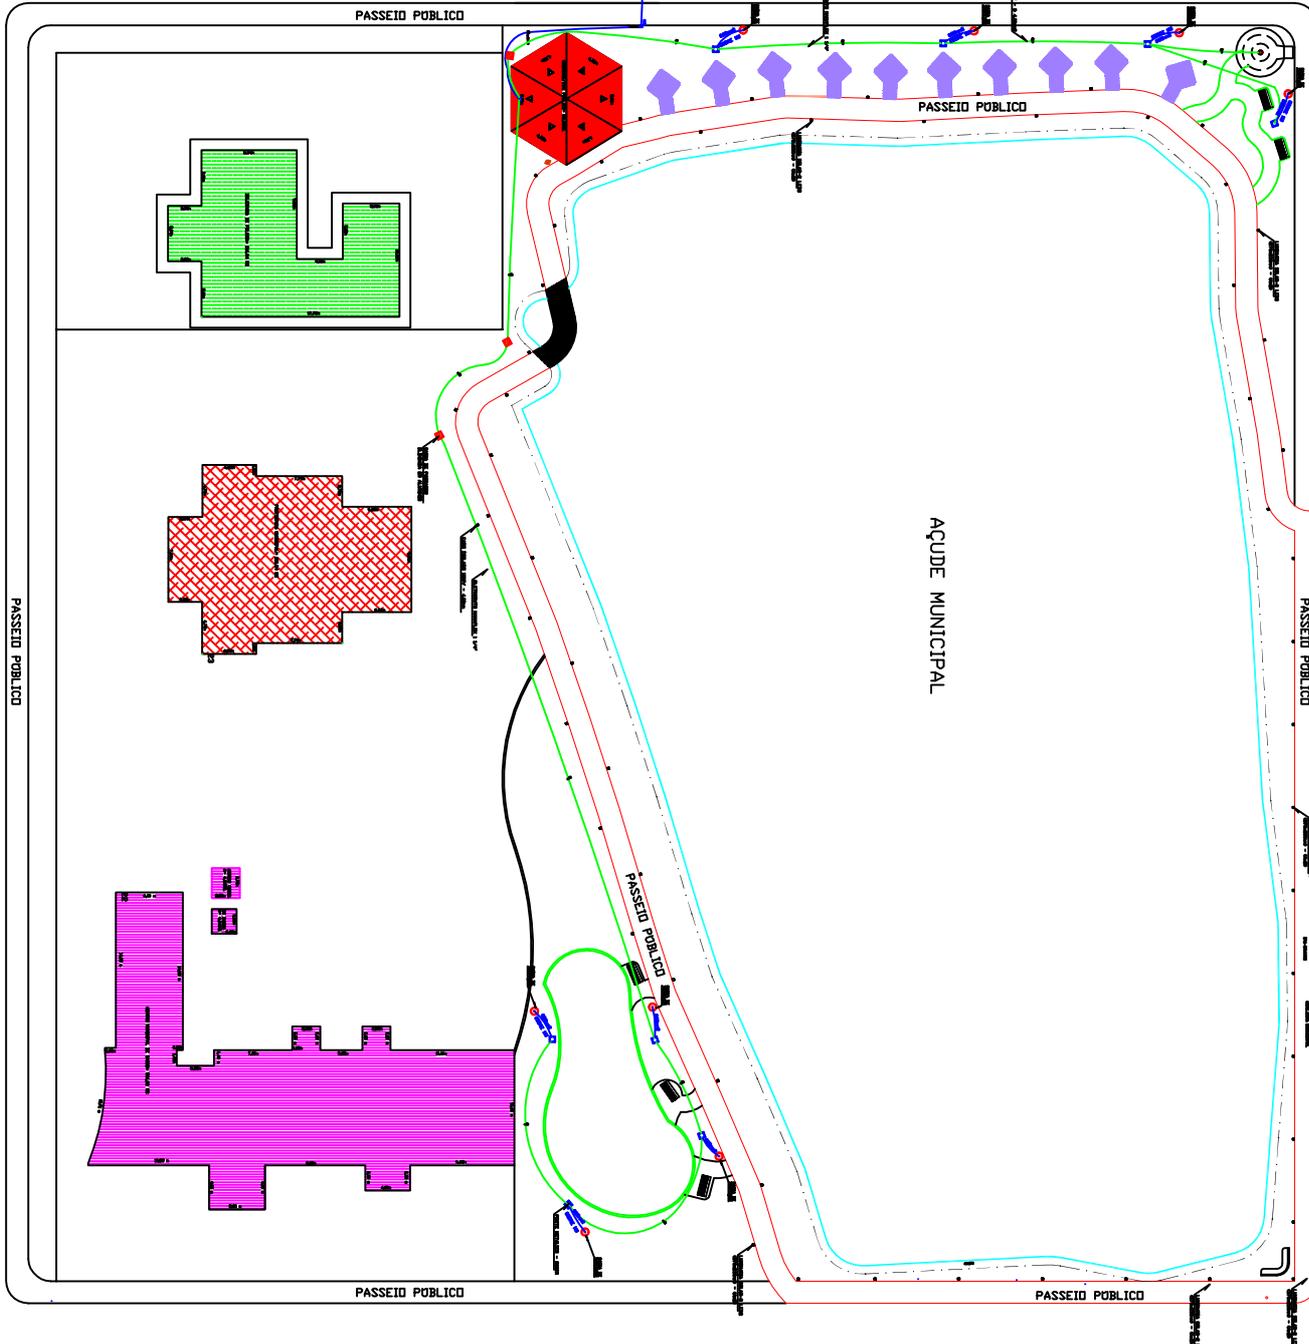

AÇUDE MUNICIPAL

RUA SÃO MIGUEL

RUA DO COMÉRCIO

AV. SANTO ANTONIO

PROJETO ELÉTRICO - PLANTA BAIXA
 ILUMINAÇÃO EXTERNA - ELÉTRICA E SOLAR
 ÁREA = 8540,43 m²

MUNICÍPIO DE BANDEIRANTE
 AVENIDA SANTO ANTONIO, 450 - CENTRO, 89630-000 - SC

ASS. PROJETADO

PROJETO ELÉTRICO
 ESCALA 1 : 250
 DATA 20/03/2009

ILUMINAÇÃO EM PRAÇA PÚBLICA
 PROJETO ELÉTRICO - ILUMINAÇÃO EXTERNA

Eng. Osvaldo Levi Christmann CREA 039228-2

E2

PROF. CARLOS EDUARDO
 ILUMINAÇÃO EXTERNA