

**Legenda: Peças**


	Caixa Sifonada
	Vaso Sanitário c/ Curva 90° - DN 100mm
	Joelho 45°
	Junção Simples
	Junção Invertida
	Lavatório de Uso Geral - DN 40mm
	Mictórios - DN 50mm
	Ramal Canal de Ventilação - DN 40mm

**LEGENDA: HIDRÁULICA**

	COLUNA DE AGUA FRIA DIAMETRO INDICADO (Ømm)
	ÁGUA FRIA - PVC MARROM CLASSE 15
	ALIMENTAÇÃO - PVC MARROM CLASSE 15

PLANTA BAIXA - SANITÁRIO  
ESCALA 1/50

ORGÃOS PÚBLICOS:											
						NOME DA OBRA: EDIFICAÇÃO DO CAMPO MUNICIPAL DE BANDEIRANTE					
						ENDEREÇO: RUA FLOR DA SERRA, s/n, CENTRO, BANDEIRANTE - SC					
						PROPRIETÁRIO: PREFEITURA MUNICIPAL DE BANDEIRANTE					
<b>PROJETO HIDROSSANITÁRIO</b>											
EDIFICAÇÃO PARA REUNIÃO DE PÚBLICO											
ÁREA DO LOTE	ÁREA DE OCUPAÇÃO		ÁREA TOTAL A CONSTRUIR								
10.000,00 m²	360,00 m²		360,00 m²								
TAXA DE OCUPAÇÃO	COEF. DE APROVEITAMENTO		TAXA DE PERMEABILIDADE								
0,03%	0,03		99,97%								
INDICAÇÃO FISCAL	LOTE	QUADRA	INSC. IMOB.	ZONA	LOCAL						
	1 ao 10	115	9.219	ZONA DE INTERESSE RESIDENCIAL - ZIR	BANDEIRANTE SC						
ESCALA	DATA		DESENHO		FRANCHA						
INDICADA	AGOSTO/2022		RAFAEL ALBANEZE		<b>01/2</b>						
ASSUNTO PLANTA BAIXA - HIDRÁULICO, VISTAS - HIDRÁULICO, PLANTA BAIXA - SANITÁRIO											
RESPONSÁVEL TÉCNICO			PROPRIETÁRIO								
EDUARDO J. B. RUPP CREA/SC: 140616-4			MUNICÍPIO DE BANDEIRANTE CNPJ: 01.612.528/0001-84								
A APROVAÇÃO DO PRESENTE PROJETO PELA PREFEITURA NÃO RECONHECE A PROPRIEDADE DO IMÓVEL											

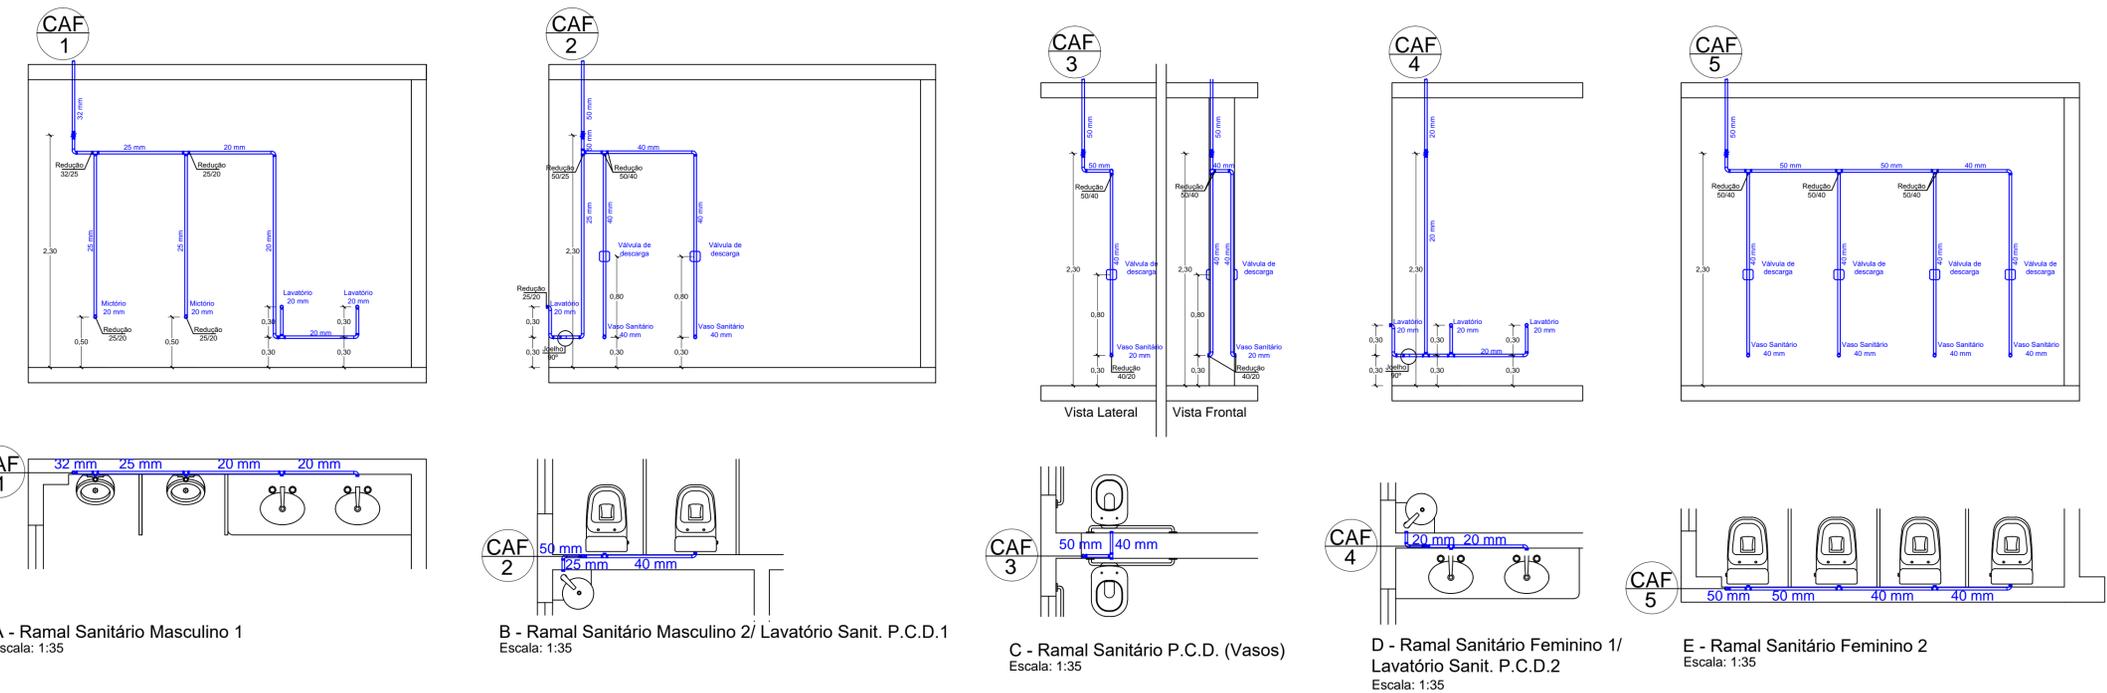

VISTAS HIDRÁULICAS