


PLANTA BAIXA DRENAGEM - VALAS
Escala: 1/150


PLANTA BAIXA DRENAGEM - TUBULAÇÃO
Escala: 1/150

Obs. A abertura das valas de drenagem devem ser executadas respeitando-se a distância máxima de 4,0m uma das outras

CORTE A-A
ESC. 1:20

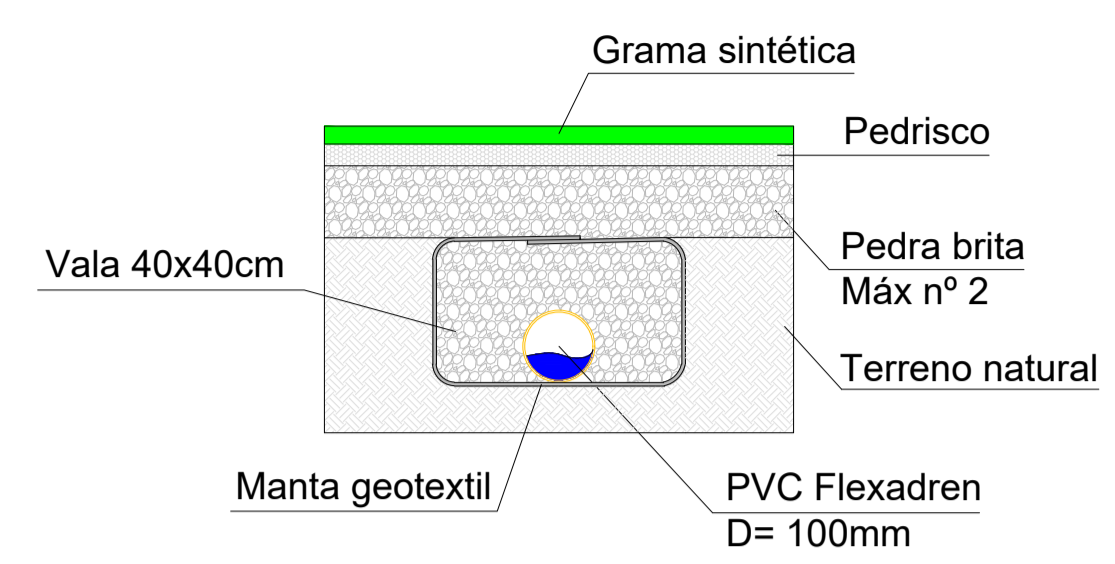


CORTE B-B
ESC. 1:20

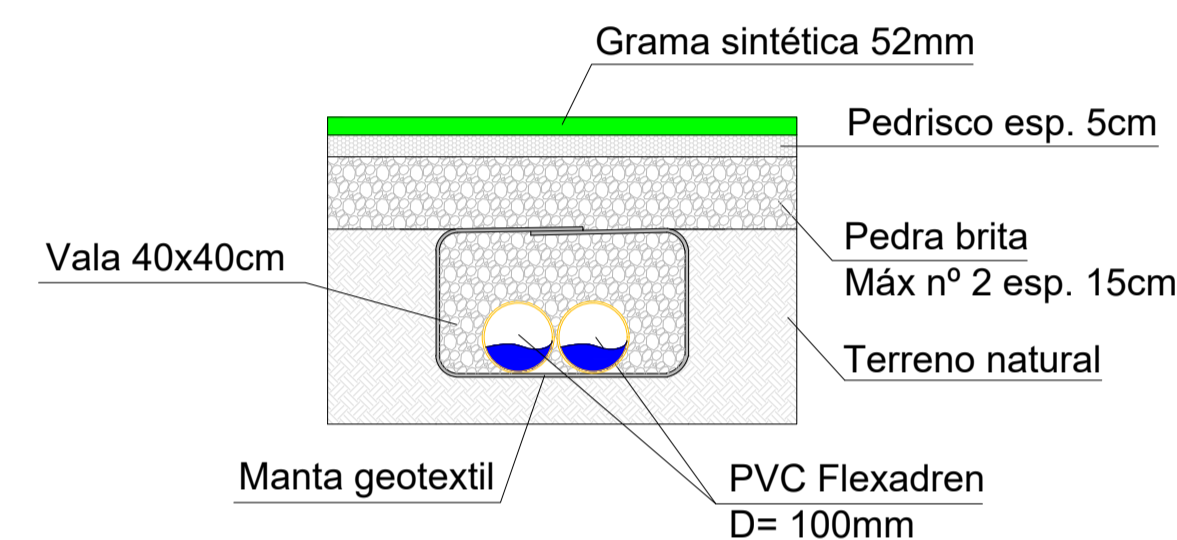

DETALHE INTERSECÇÃO DOS TUBOS

Utilizar junção Y PVC 100mm

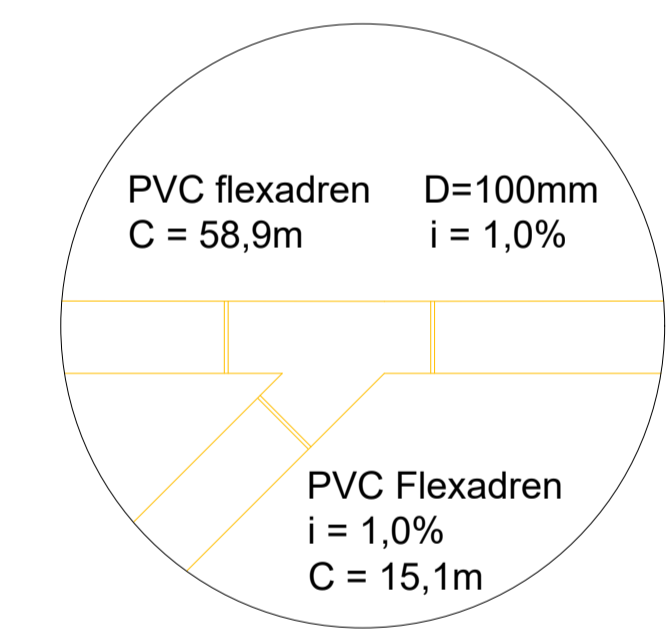

É PROIBIDO A REPRODUÇÃO TOTAL OU PARCIAL DESTA PROJETO, SEM A AUTORIZAÇÃO POR ESCRITO PELO PROJETISTA - LEI Nº9610 (19/02/1998)

PROPRIETÁRIO PREFEITURA MUNICIPAL DE BANDEIRANTE Assinatura do Proprietário		Área Total 2.665,32m ² Área Quadra 1.516,04m ²
RESPONSÁVEL TÉCNICO Engº Civil Giovane Miguel Kuhn - CREA/SC nº 186.990-8		DATA Dezembro/2022
PROJETO Reforma do Campo de Futebol - Escola Municipal Bandeirante		UNIDADES m
ESPECIFICAÇÃO Projeto de Drenagem		DESENHO Giovane Kuhn
ENDEREÇO Rodovia Padre Aurélio Canzi, SC 492 - Bandeirante/SC		PRANCHA A2
CONTATO Av. Santo Antônio, 1069 - Bandeirante/SC / (49) 3626-0012 / E-mail: engenharla@bandeirante.sc.gov.br		