


**PLANTA BAIXA ELÉTRICO**  
ESCALA: 1/100

### LEGENDA DO PROJETO ELÉTRICO


- PONTO DE LUZ LED NO TETO
- INTERRUPTOR SIMPLES - h=1,00m
- INTERRUPTOR SIMPLES - h=1,20m
- INTERRUPTOR DUPLO - h=1,20m
- ACIONADOR AUDIOVISUAL (BOTOEIRA) DE ALARME DE EMERGÊNCIA - h=0,40m
- INDICADOR AUDIOVISUAL (ALARME DE EMERGÊNCIA) - h=2,20m
- PONTO DE TOMADA DE USO GERAL - h=0,30m
- PONTO DE TOMADA DE USO GERAL - h=1,00m
- PONTO DE TOMADA DE USO GERAL - h=1,20m
- PONTO DE TOMADA DE USO GERAL - h=2,20m
- PONTO DE TOMADA DE USO ESPECÍFICO - h=1,20m
- PONTO DE TOMADA DE USO ESPECÍFICO - h=2,20m
- ELETRODUTO E CIRCUITO QUE SOBE
- ELETRODUTO E CIRCUITO QUE DESCE
- QD - QUADRO DE DISTRIBUIÇÃO DE CIRCUITOS
- CONDUTORES: NEUTRO, FASE, RETORNO E TERRA, RESPECTIVAMENTE
- CP - CAIXA DE PASSAGEM ( CAIXA ENTERRADA ELÉTRICA, DIMENSÕES INTERNAS: 60x60x60CM )

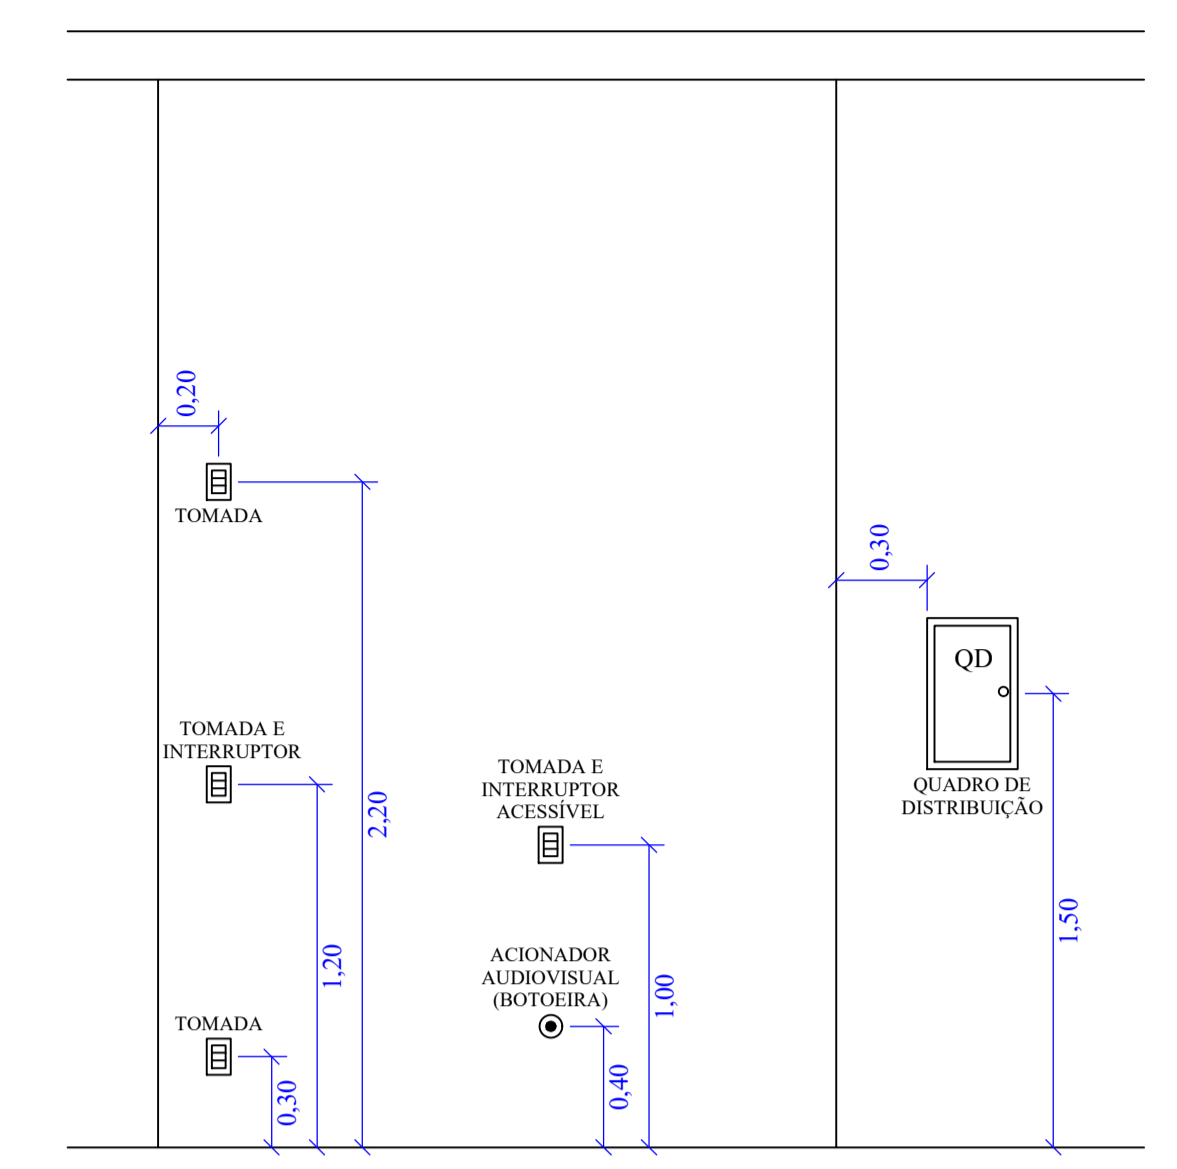


**Detalhe Típico de Posicionamento**  
Escala 1:25

### QUADRO DE CARGAS (QD-1)


Nº DO QD	Nº DO CIRCUITO	DESCRIÇÃO	ESQUEMA	TENSÃO (V)	ILUMINAÇÃO (W)		TOMADAS (W)		Nº DE PONTOS	POTÊNCIA TOTAL (W)	CONDUTOR (mm²)	DISJUNTOR (A)	
					1x100	1x500	100	600					
QD-1	1	REFLETORES	F+N+T	220	6	24			30	12600	2,5	32	
	2	TOMADAS MÉDIAS	F+N+T	220			6		06	3600	4,0	32	
	3	TOMADAS ALTAS	F+N+T	220				7	07	700	2,5	32	
<b>TOTAL GERAL</b>						6	24	7	6	43	16900	16,0	50

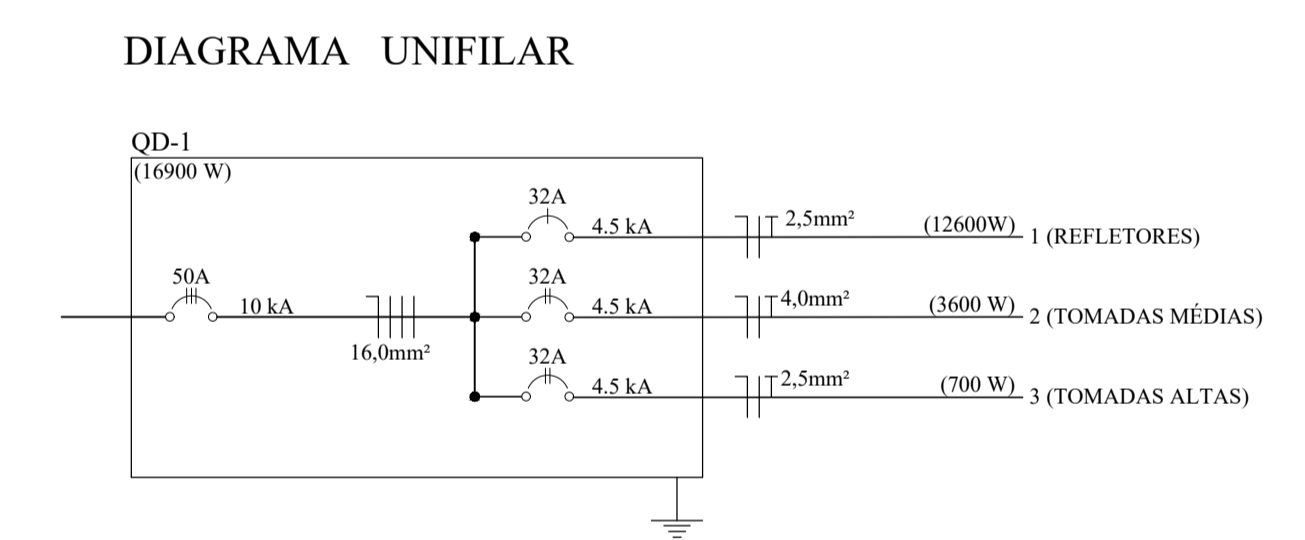

**DETALHE DA CAIXA DE PASSAGEM**  
ESCALA: 1/25

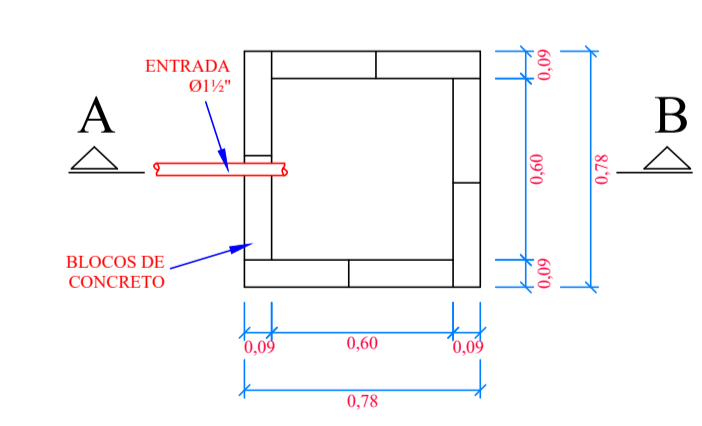

**PLANTA BAIXA**

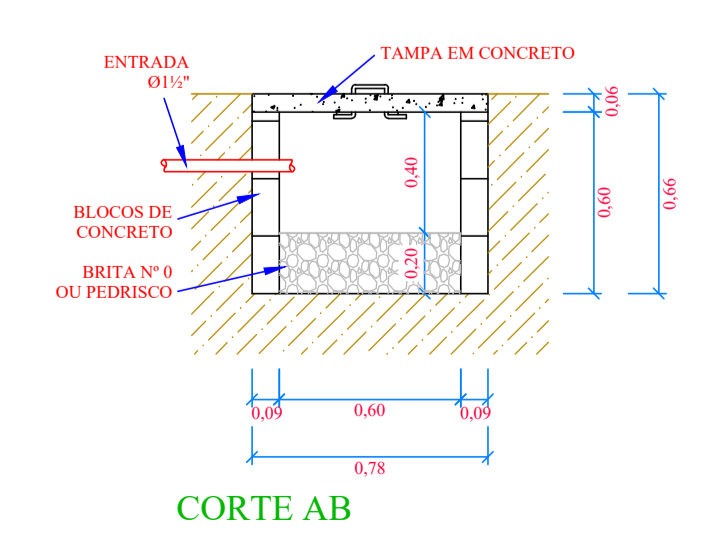

É PROIBIDO A REPRODUÇÃO TOTAL OU PARCIAL DESTA PROJETO, SEM A AUTORIZAÇÃO POR ESCRITO PELO PROJETISTA - LEI Nº9610 (19/02/1998)

<b>PROPRIETÁRIO</b> <b>PREFEITURA MUNICIPAL DE BANDEIRANTE</b> Assinatura do Proprietário		Área ampliação <b>837,68m<sup>2</sup></b>
<b>RESPONSÁVEL TÉCNICO</b> Eng <sup>o</sup> Civil Alana Karolyne Dametto dos Santos - CREA/SC nº 188.897-6		DATA Out/2023
<b>ESPECIFICAÇÃO</b> Projeto Elétrico Planta Baixa, Detalhes		UNIDADES <b>metros</b>
<b>PROJETO</b> Ginásio Municipal de Bandeirante - Etapa III		DESENHO Alana Santos
<b>ENDEREÇO</b> Avenida Santo Antônio - Bandeirante/SC		PRANCHA <b>1/1</b>
<b>CONTATO</b> Av. Santo Antônio, 1069 - Bandeirante/SC / (49) 3626-0012 / E-mail: gmc@bandeirante.sc.gov.br		