


**SIMBOLOGIAS**

- ▶ Tomada hexagonal (NBR 14136) - a 0,30m do piso acabado
- ▶ Tomada hexagonal (NBR 14136) - a 1,20m do piso acabado
- ▶ Tomada hexagonal (NBR 14136) - a 2,0m do piso acabado
- ▮ Quadro de distribuição - embutir a 1,50m do piso acabado
- ▶▶ Uma tomada baixa e uma tomada média a 0,30m e 1,20m do piso acabado
- ▶ Interruptor simples três teclas a 1,20m do piso acabado
- ⊙ Luminária para fluorescente 40W
- ▭ Placa de fechamento cega
- ▮▮▮ Condutores: Fase, neutro, terra e retorno respectivamente

- NOTAS:**
- 1- A ESPECIFICAÇÃO DETALHADA DOS COMPONENTES É INDICADO NA LISTA DE MATERIAIS DO PROJETO
  - 2- A DISTÂNCIA VERTICAL ENTRE A PARTE INFERIOR DE QUALQUER CONDUTOR E O SOLO OU PISO, NÃO PODE SER INFERIOR A 5,50m EM LOCAIS DE TRÂNSITO OU PASSAGEM DE VEÍCULOS E 3,50m EM LOCAIS DE CIRCULAÇÃO DE PEDESTRES E LOCAIS DE SOLEIRA DE PORTA
  - 3- AS DIMENSÕES INDICADA SÃO OS VALORES MÍNIMOS EXIGIDOS, EM "cm".
  - 4- EM CADA ELETRODUTO DEVE-SE DEIXAR UM GUIA DE ARAME

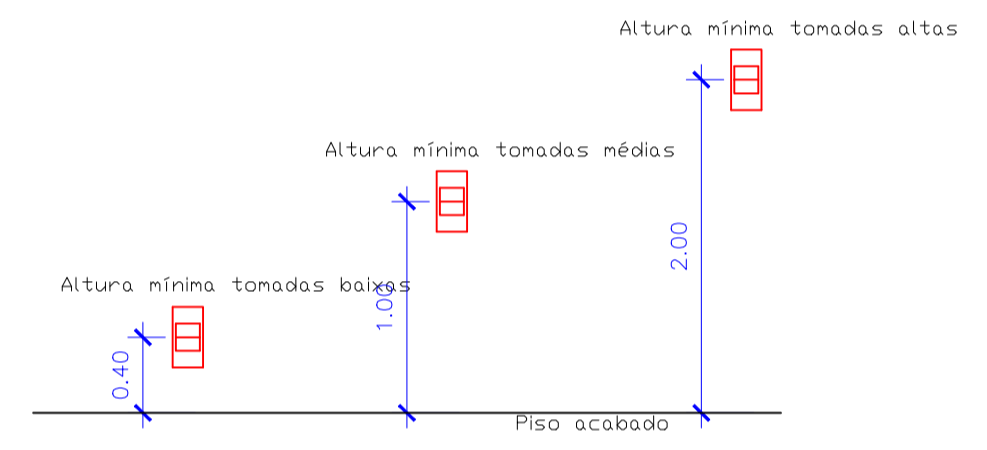

DETALHES DE POSICIONAMENTO

**PLANTA BAIXA ELÉTRICO**  
Escala: 1/75

É PROIBIDO A REPRODUÇÃO TOTAL OU PARCIAL DESTE PROJETO, SEM A AUTORIZAÇÃO POR ESCRITO PELO PROJETISTA - LEI Nº 9610 (19/02/1998)

<b>PROPRIETÁRIO</b> <b>PREFEITURA MUNICIPAL DE BANDEIRANTE</b> Assinatura do Proprietário		<b>Área ampliação</b> 26,46m <sup>2</sup>
<b>RESPONSÁVEL TÉCNICO</b> Eng <sup>o</sup> Civil Alana Karolyne Dametto dos Santos - CREA/SC nº 188.897-6		<b>DATA</b> Abril/2024
<b>ESPECIFICAÇÃO</b> Planta Baixa Elétrica Detalhes		<b>UNIDADES</b> metros
<b>PROJETO</b> REFORMA E AMPLIAÇÃO CEI NOSSO SONHO		<b>DESENHO</b> Alana Santos
<b>ENDEREÇO</b> Rua Afonso Oliboni, Centro - Bandeirante/SC		<b>FRANCHA</b> <b>E1</b>
<b>CONTATO</b> Av. Santo Antônio, 1069 - Bandeirante/SC / (49) 3626-0012 / E-mail: gmc@bandeirante.sc.gov.br		